



SITUACE - SMĚROVÉ ŘEŠENÍ M 1:250

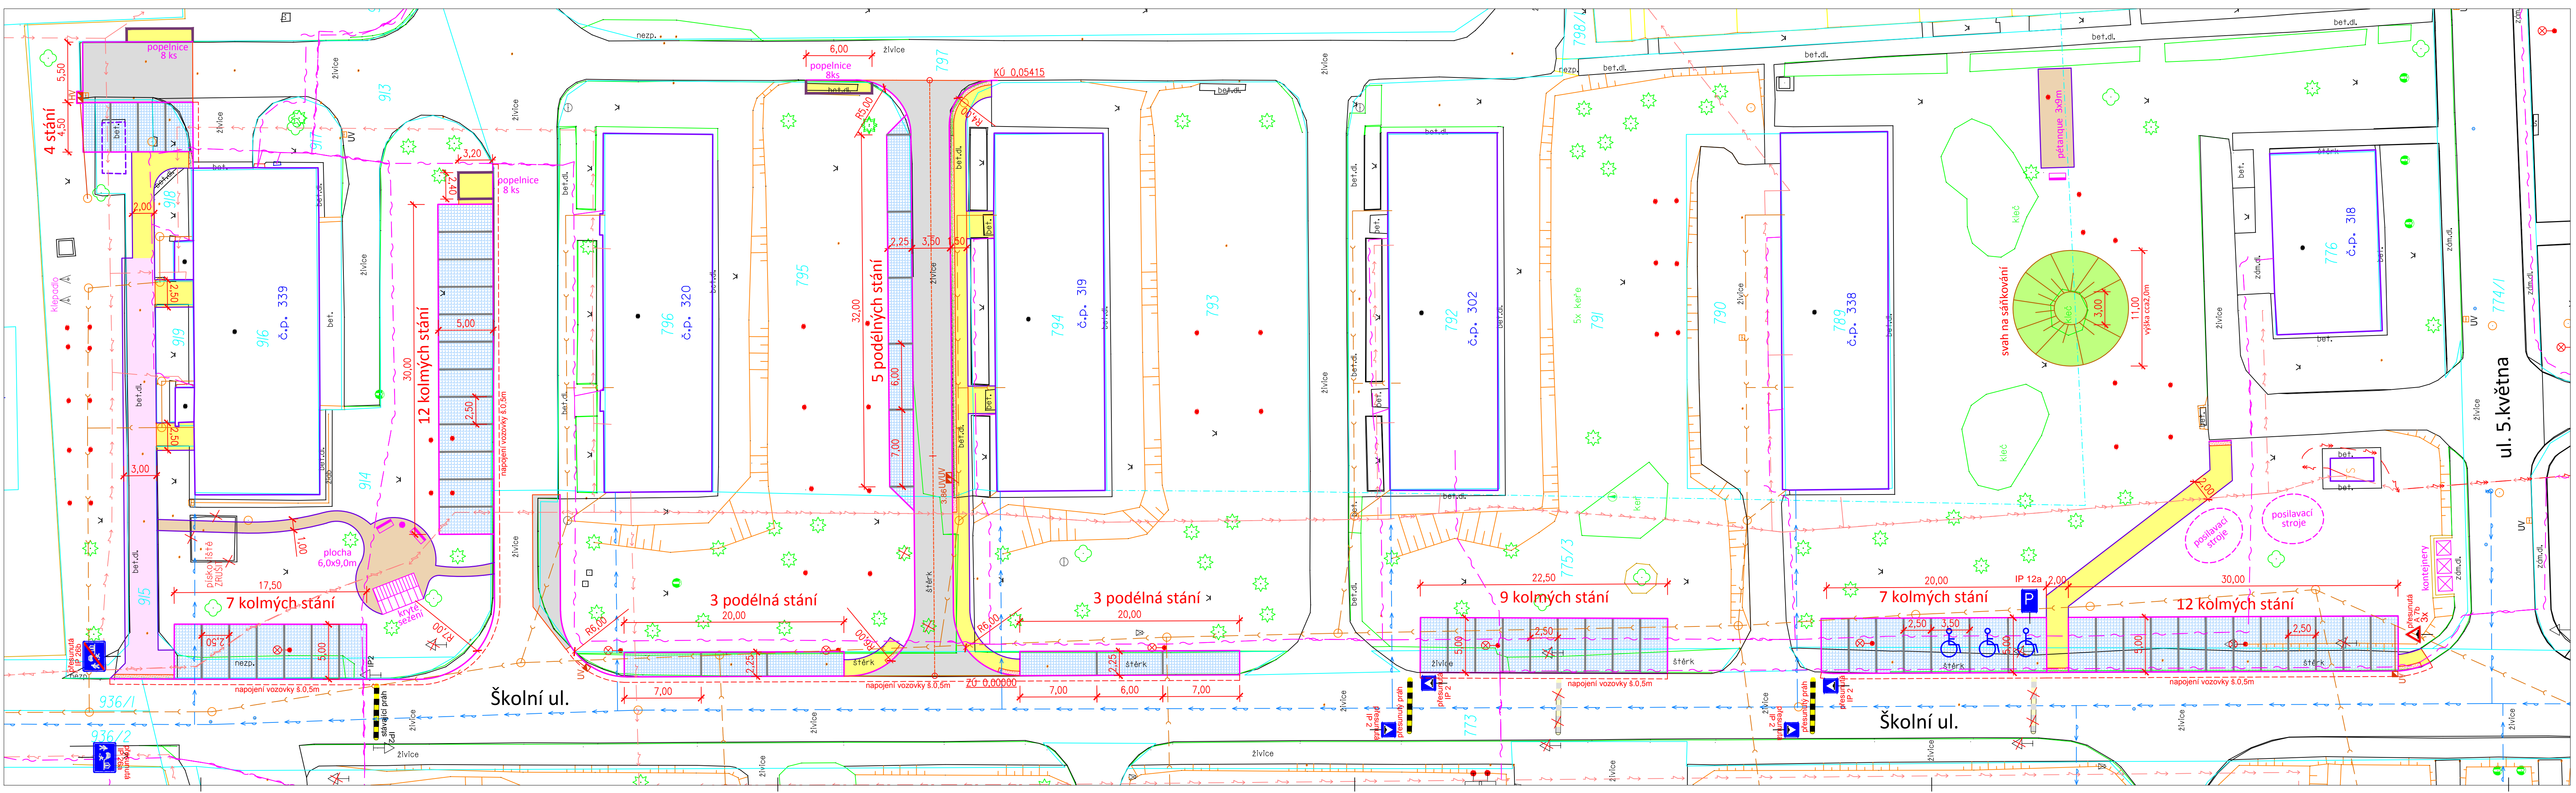

- LEGENDA:**
- CHODNÍKY PRO PĚŠÍ – ZÁMKOVÁ DLAŽBA
 - CHODNÍKY POJIZDNÉ – ZÁMKOVÁ DLAŽBA
 - PARKOVACÍ PÁSY – ZÁMKOVÁ DLAŽBA
 - VARIOVNÉ PÁSY – RELIÉFNÍ DLAŽBA
 - KOMUNIKACE – ŽIVICE
 - ŠTĚRKOVÉ PLOCHY (MLAT)
 - NOVÉ SVAHY
 - HRANICE POZEMKŮ KN
 - ČÍSLA POZEMKŮ KN
 - SILNIČNÍ OBRUBNÍK BEST MONO II
 - ZÁHONOVÝ OBRUBNÍK BEST PARKAN
 - IP 12a **P** NOVÁ SVISLÁ DOPRAVNÍ ZNAČKA
 - P** NOVÉ VODODROVNÉ DOPRAVNÍ ZNAČENÍ
 - UV **U** NOVÁ ULIČNÍ VPUSŤ + PŘÍPOJKA PVC150
 - HV **H** NOVÁ HORSKÁ VPUSŤ + PŘÍPOJKA PVC200
 - KÁČENÍ STROMŮ
 - ODSTRANĚNÍ DZ/ PRAHU
- STÁVAJÍCÍ INŽENÝRSKÉ SÍTĚ**
- Kanalizace
 - Vodovod
 - Kabely O2
 - Kabelové vedení NN
 - Kabelové vedení VN
 - UV **U** Stávající uliční vpusť

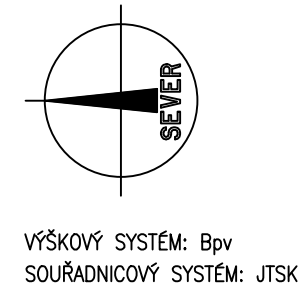

K-PROJEKT, projekční kancelář		Razítko:
sružení Ing. Lubomír Krížák - Ing. Zdeňka Krížáková Týřkova 158, Rakovník 269 01, IČ: 1126236 tel: 313 513 542 - e-mail: kprojekt@kprojekt.cz - fax: 313 518 500 www.kprojekt.cz		
Zodpovědný projektant: Ing. Libor Krížák	Vpracoval: Ing. Libor Krížák	Kontrola (HIP): Ing. Libor Krížák
Investor: MĚSTO JESENICE	Datum: 4/2013	
REVITALIZACE SÍDLIŠTĚ ŠKOLNÍ JESENICE U RAKOVNÍKA - 1. ETAPA		Formát: 6x A4
Část: C – STAVEBNÍ ČÁST		Stupeň PD: DOS
Příloha:		Měřítko: 1 : 250
SITUACE – SMĚROVÉ ŘEŠENÍ		Číslo zakázky: 2800/13
C1		Číslo přílohy: Paré č.